

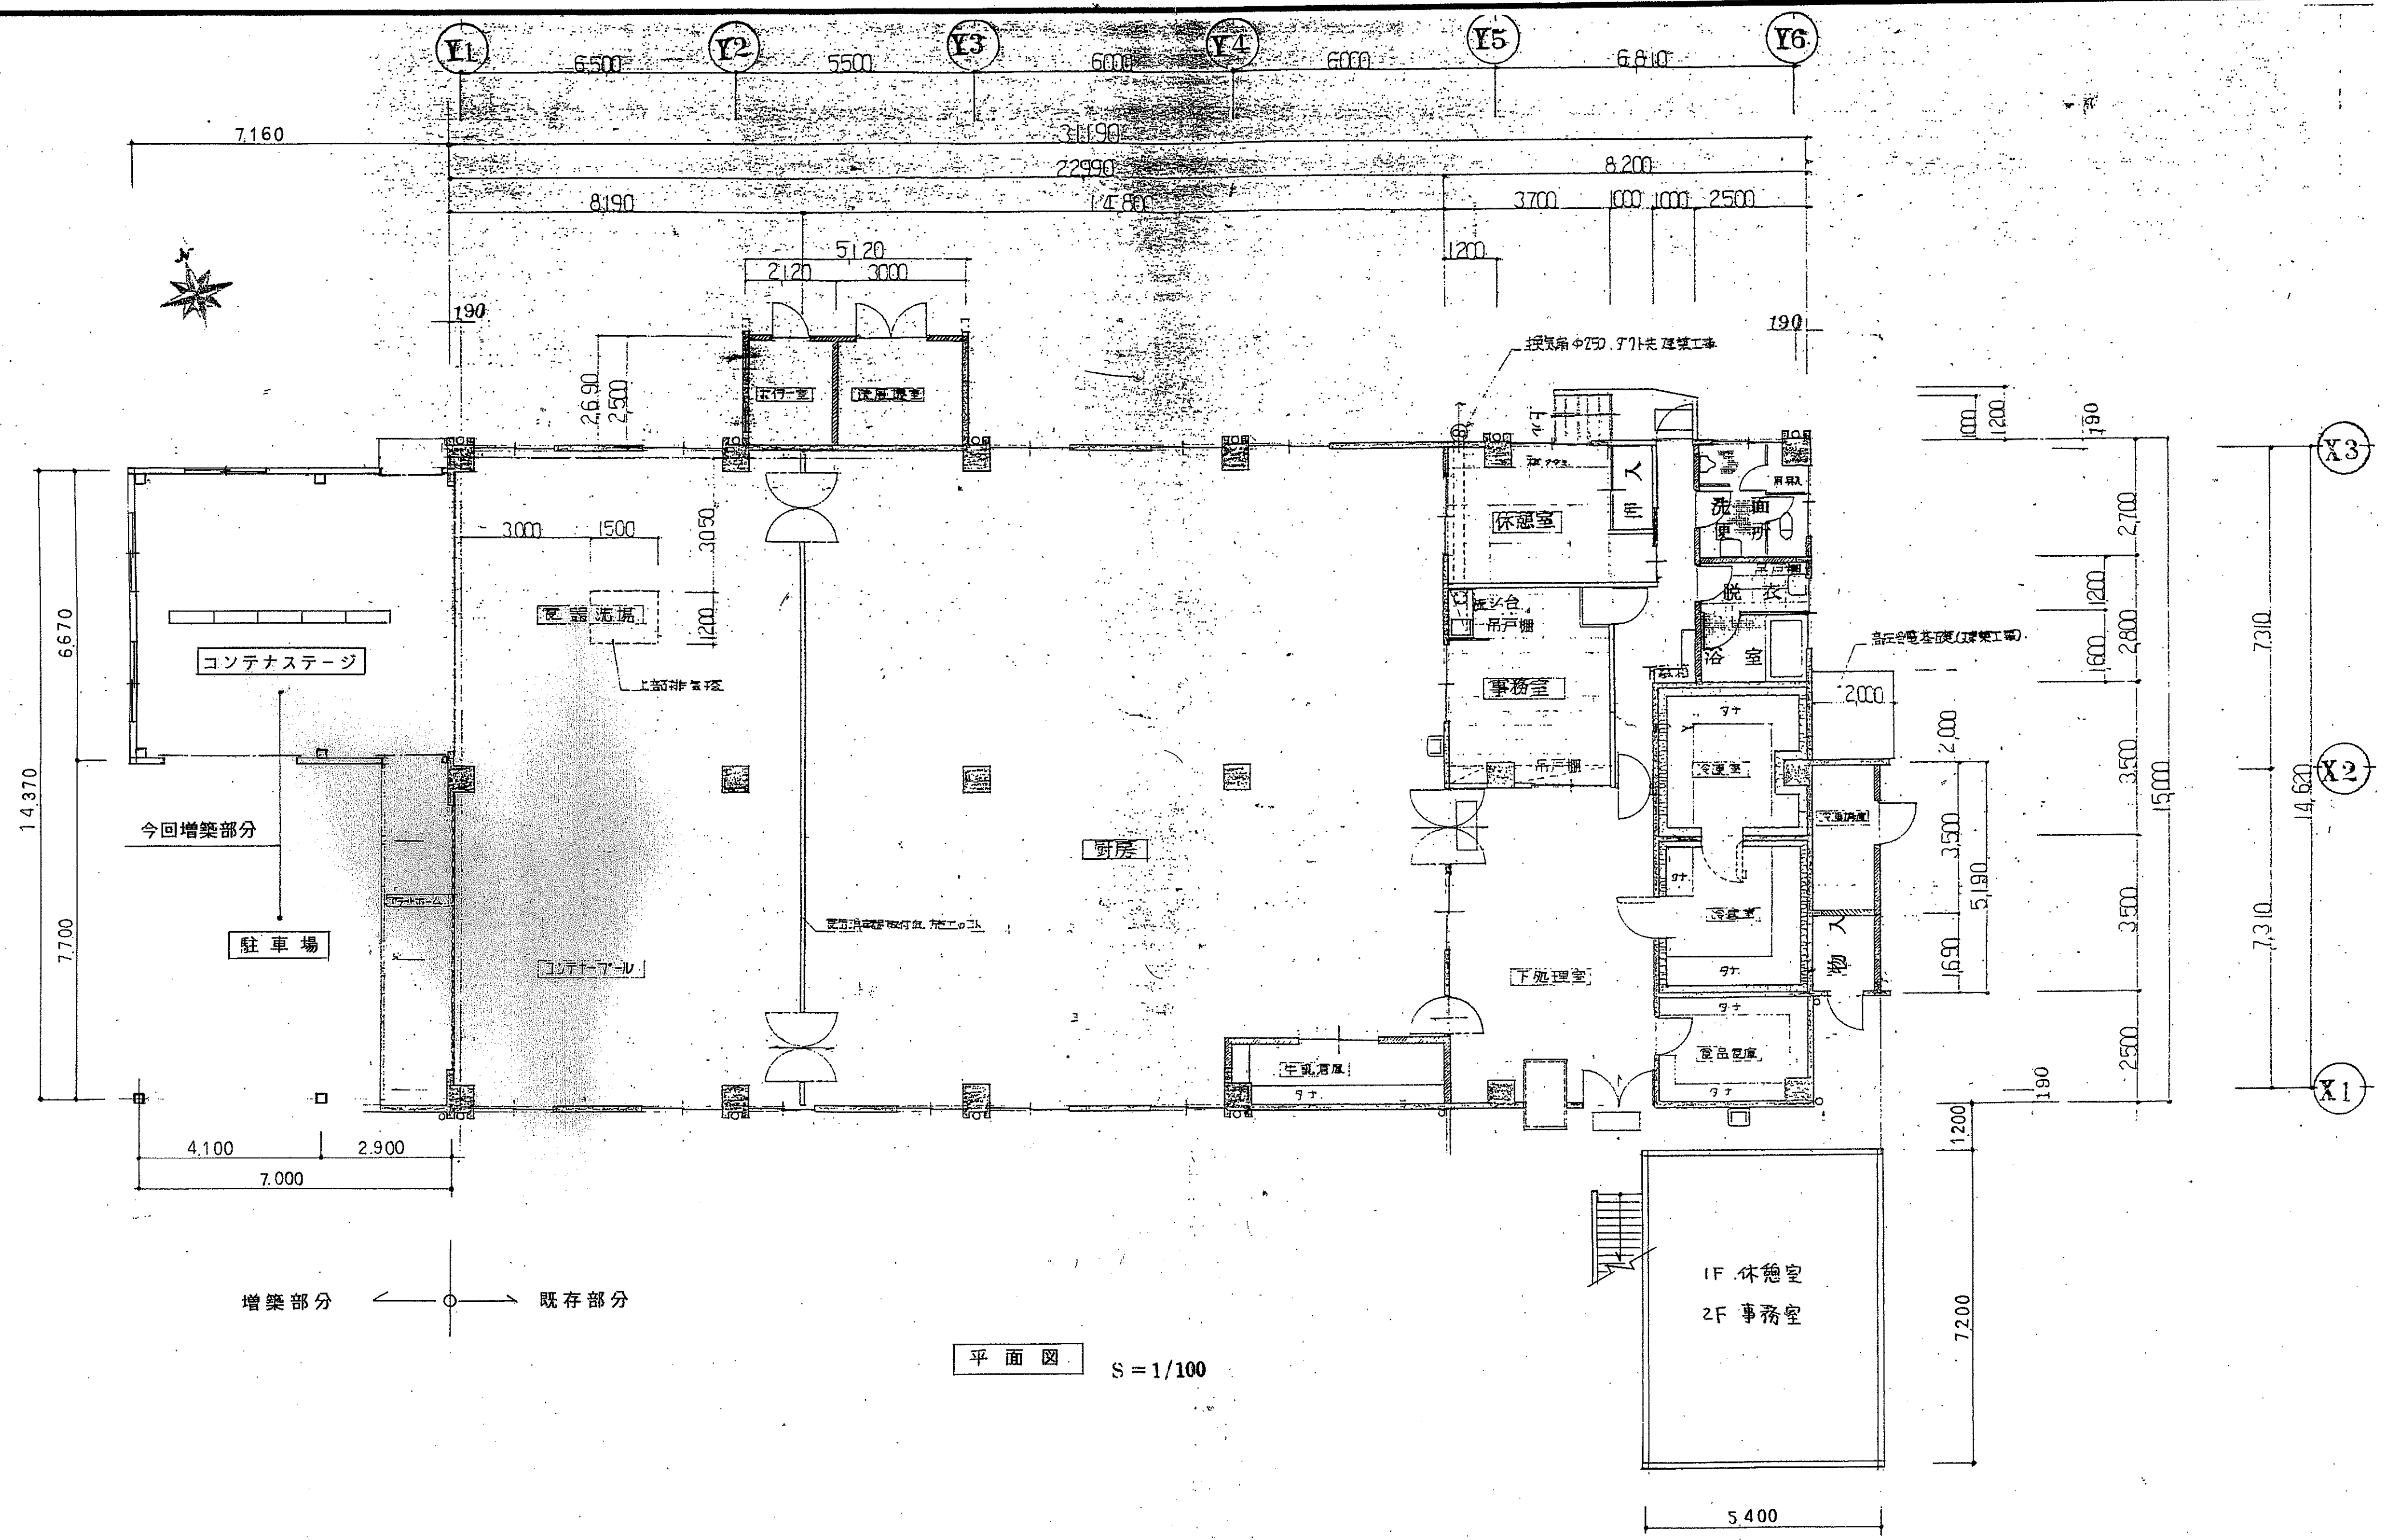


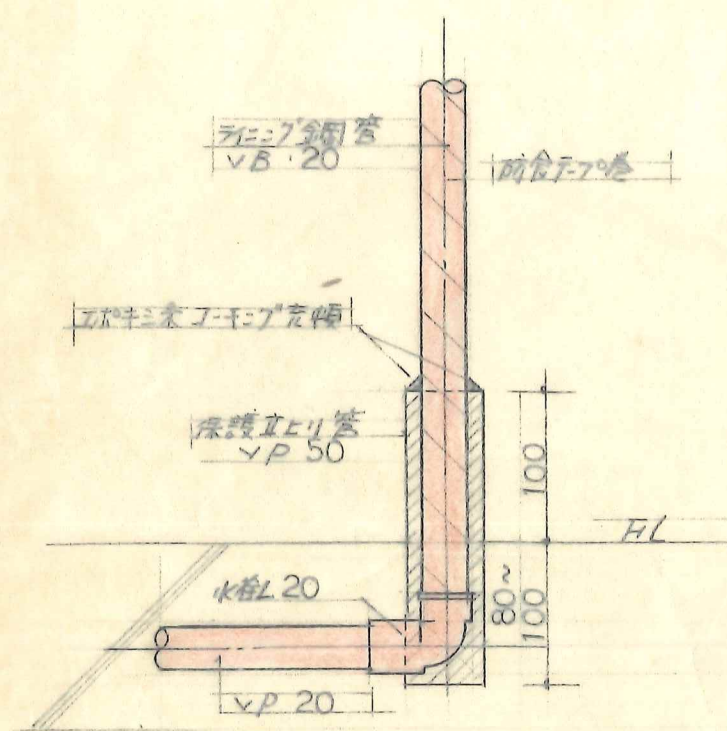


平面図 S=1/100

附記:	測量 年 月 日	鹿児島県大島郡徳之島町亀津7111-8 徳永建築設計事務所 徳 永 弘 康 TEL 0997(83) 0 3 1 2	管理建築士 担当者	設計No 縮尺 S=1/100	名称 給食センター コンテナステージ増築 工事設計図 図面名 平面図	図面No 2 枚の内
	設計 年 月 日					
	審査 年 月 日					

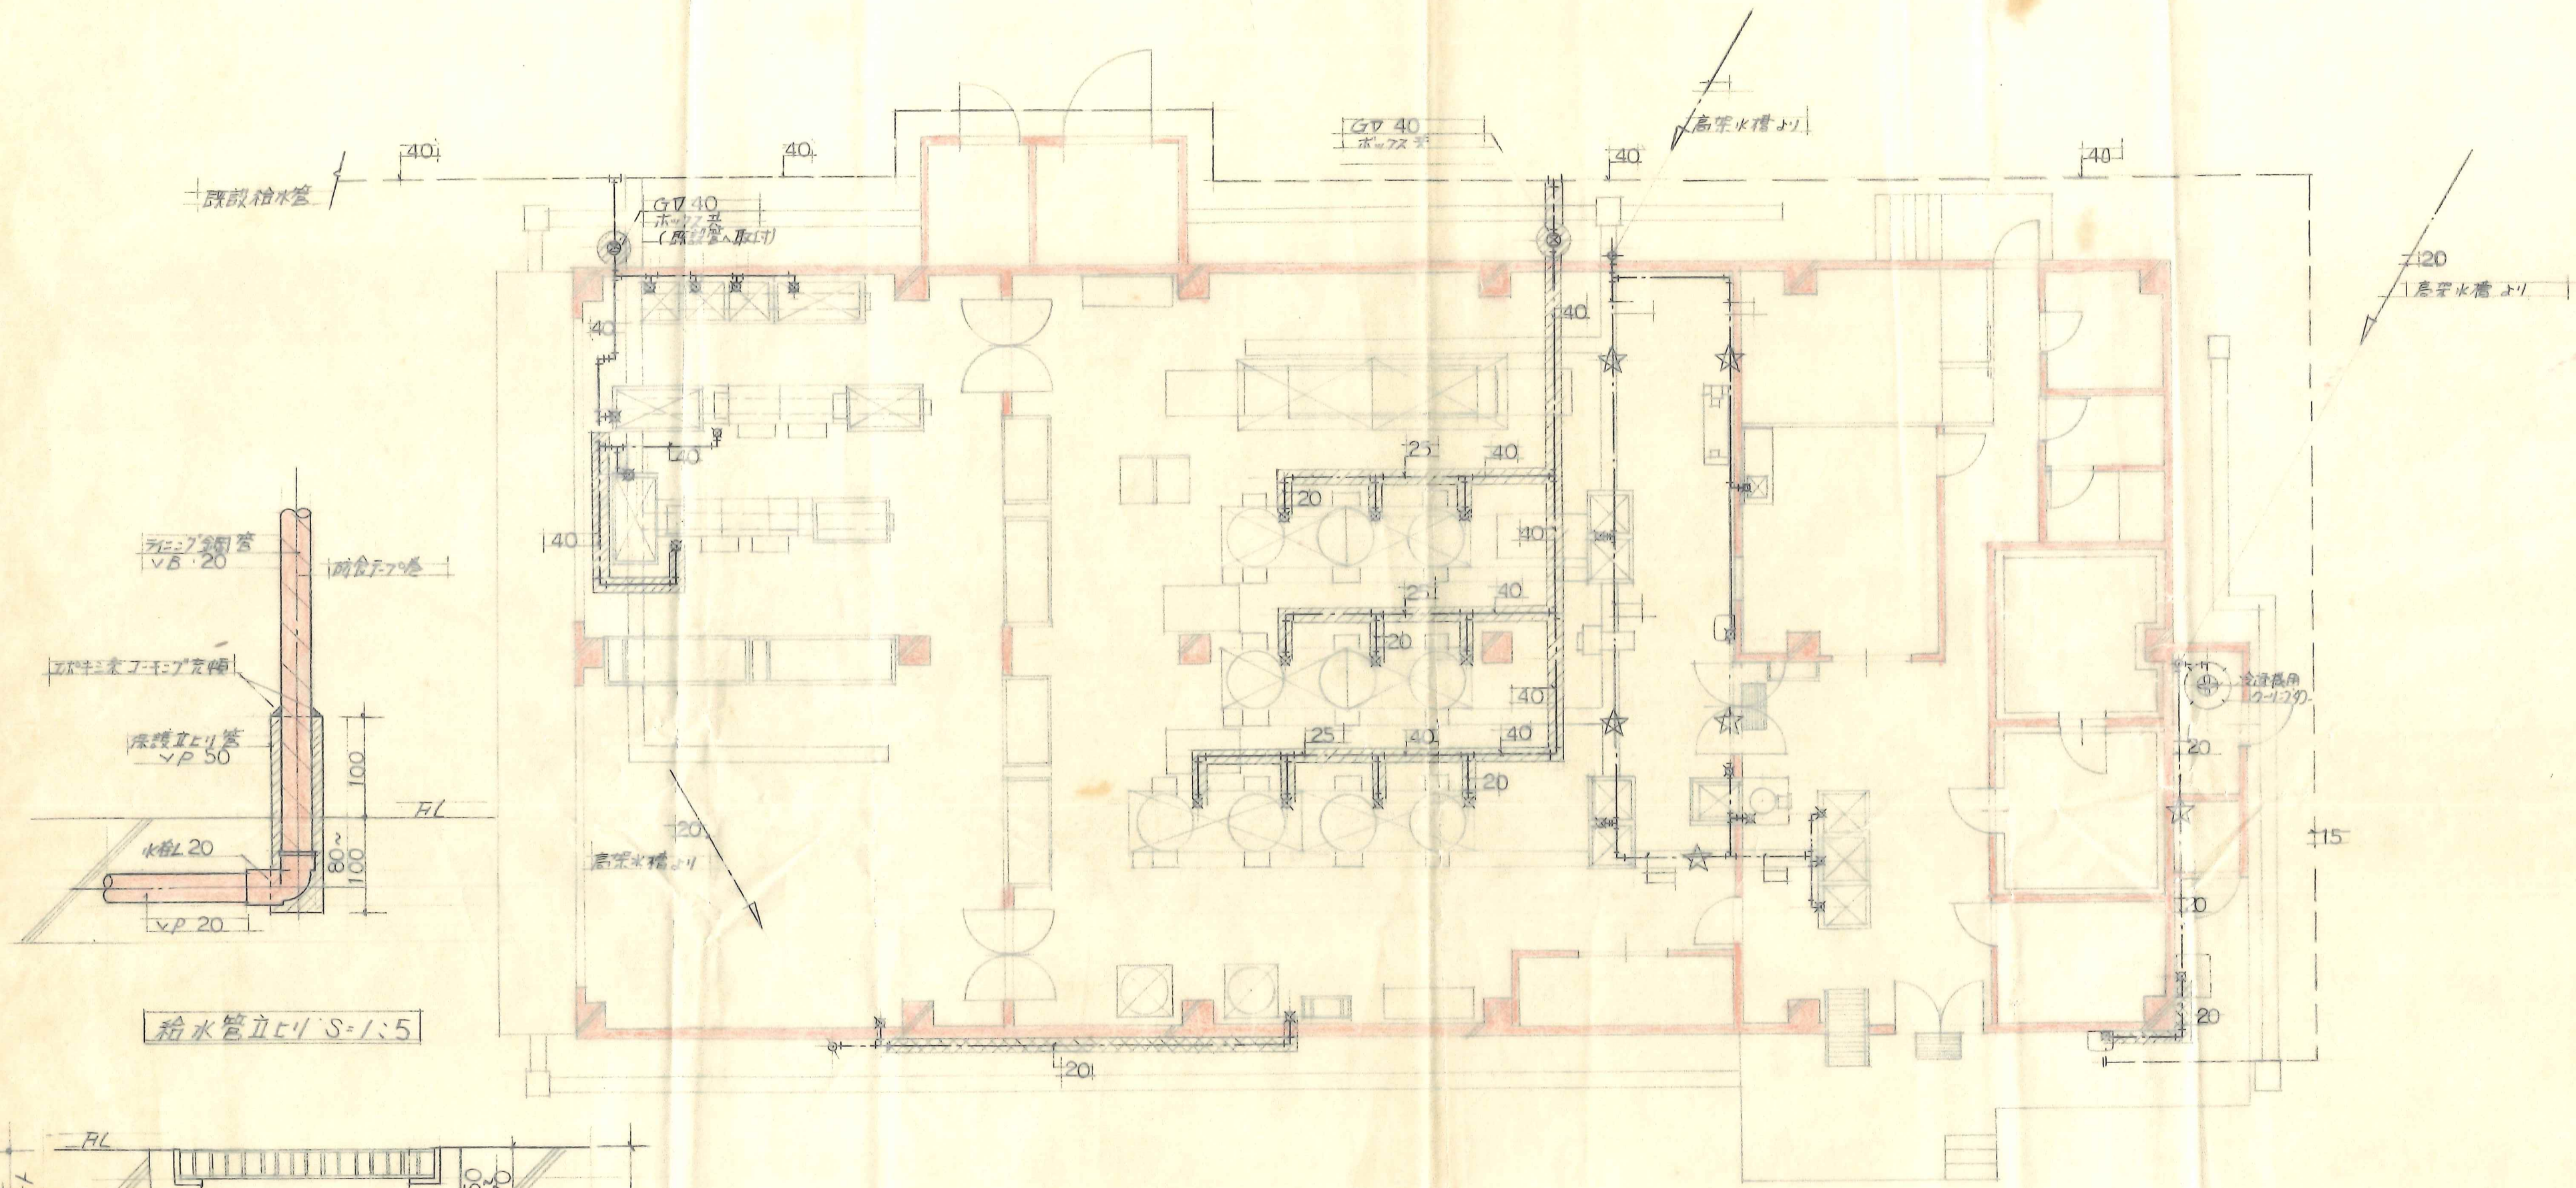

給水管立上り S=1:5

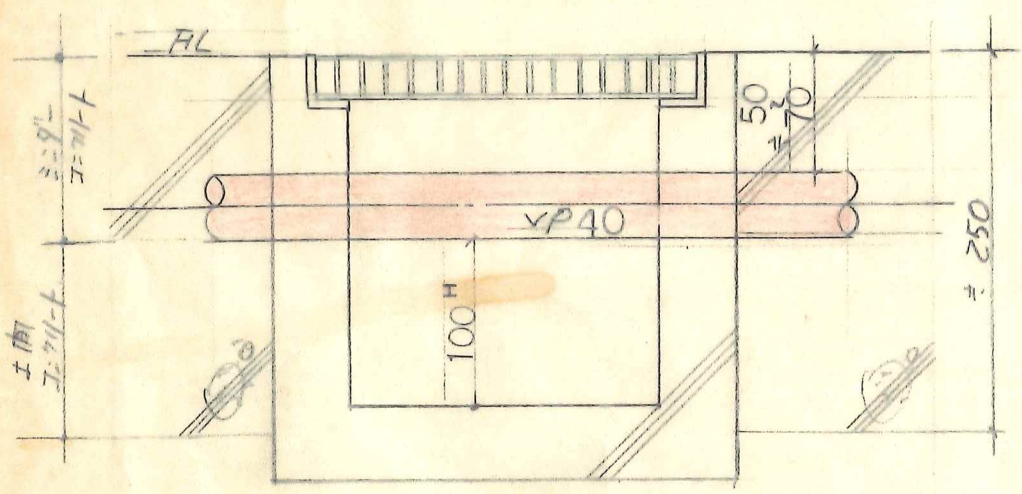

側溝横断断面図 S=1:5

厨房給水配管図 S=1:100

特記

1. 印配管は、天井内埋込配管とする。
 2. 印配管は、外部壁露出配管とする。
 3. ☆印配管は、天井内及び前廻り配管
- 注 配管は、全ク、硬質塩化ビニル管 (VP) JIS K-6741 とする。
 天井内配管部分は、モルタル充填とする。

